

**MAPA SYTUACYJNO-WYSOKOŚCIOWA DO CELÓW PROJEKTOWYCH**

141804\_5, PIASECZNO - OBSZAR WIEJSKI  
0007, CHOJNÓW  
0027, ORZESZYN  
0030, PILAWA

skala 1:1000 wsp.pl- PL-2000 wysokości-PL-KRON86-NH

Mapa uzupełniona pomiarem sytuacyjno-wysokościowym w granicach oznaczonych kolorem zielonym. Zastrzegam się jednocześnie, że na obszarze objętym tym zakresem może występować dodatkowe uzbrojenie podziemne, o którego istnieniu nie uzyskano informacji w instytucjach branżowych i nie daje się wykryć aparaturą.

Mapa niniejsza może służyć do opracowania projektu technicznego i uzgodnienia w Zespole Uzgodnień Dokumentacji.

Mapa niniejsza została wykonana bez ustalenia obciążeń służebnościami gruntowymi wykazanymi w Księgach Wieczystych.

**KERG 6373/2013**  
Piaseczno dn. 2014-08-10

Przewodniczącemu zespołu geodezyjnego i kartograficznego

Organ opracujący: STAROSTA PIASECZYŃSKI



Zespół geodezyjny i kartograficzny: P.1418, 2014/253

Data zapisania operatu: 02 PAŹ. 2014

Imię i nazwisko (data i podpis osoby reprezentującej organ): 02 PAŹ. 2014, z up. Starosty Piaseczyńskiego, Piotr Bętkowski, Elżbieta Grabowska

**LEGENDA:**

- projektowana trasa kanalizacji grawitacyjnej
- projektowana trasa kanalizacji tłocznej
- projektowana trasa wodociągu
- projektowane pompownice szkiełw
- rury ochronne/przewiert

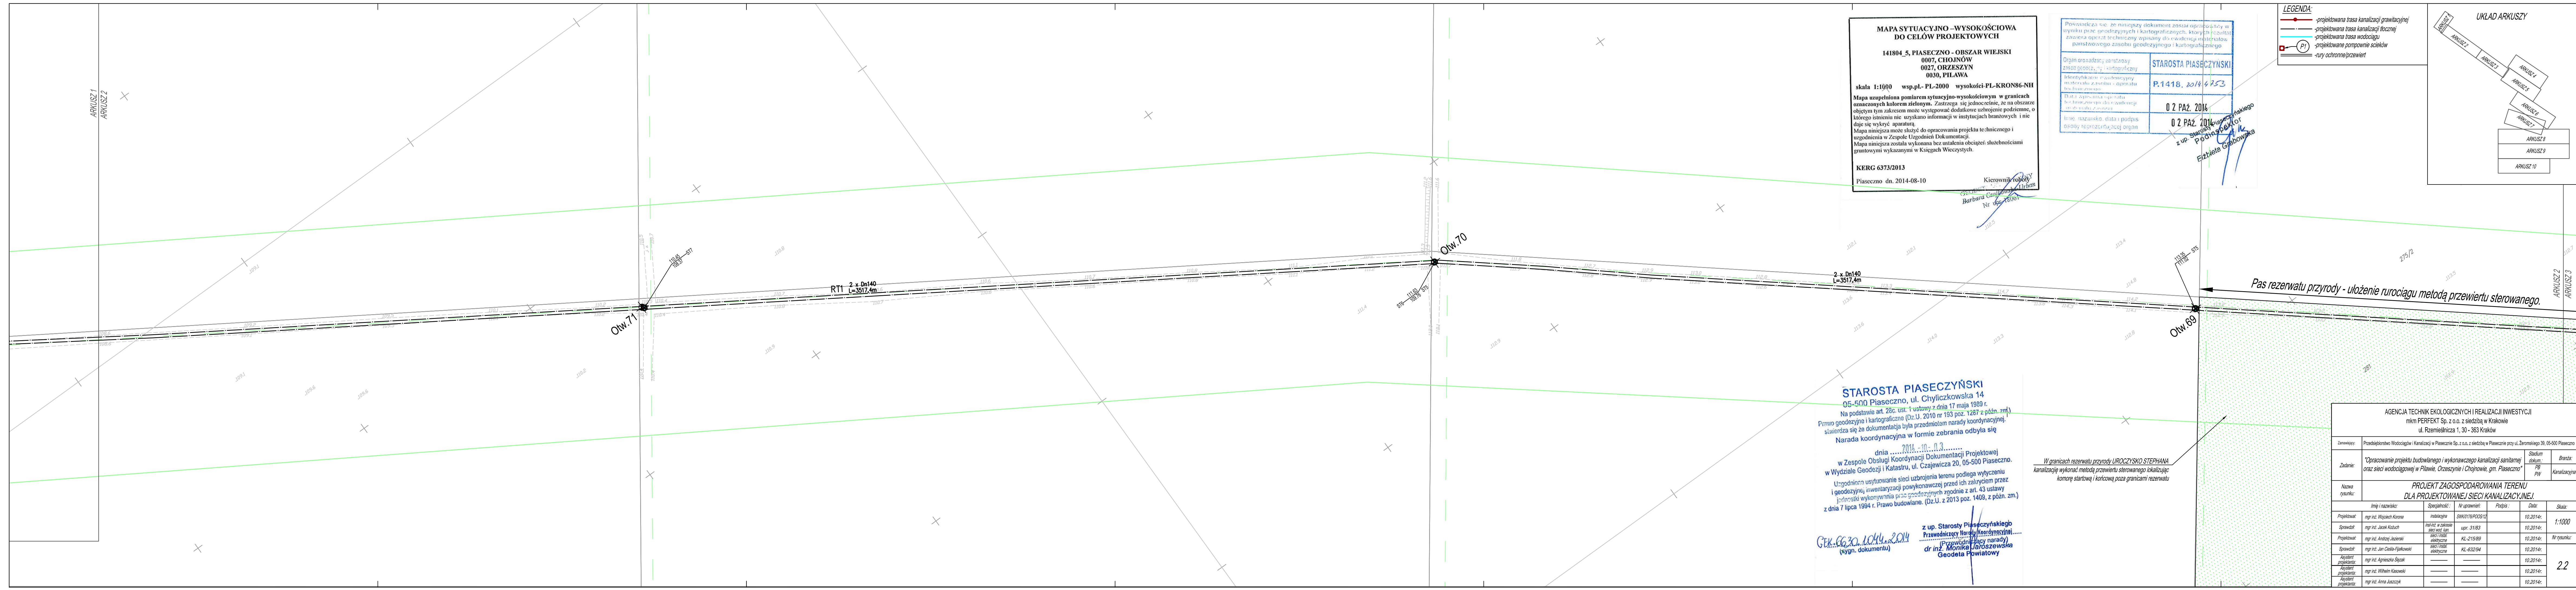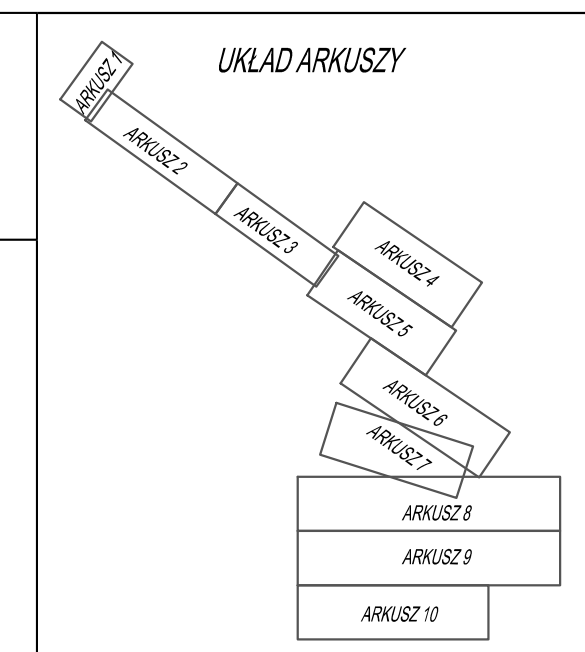

**STAROSTA PIASECZYŃSKI**  
05-500 Piaseczno, ul. Chyliczkowska 14  
Na podstawie art. 28c, ust. 1 ustawy z dnia 17 maja 1989 r. Prawo geodezyjne i kartograficzne (Dz.U. 2010 nr 193 poz. 1287 z późn. zm.) stwierdza się że dokumentacja była przedmiotem narady koordynacyjnej.

Narada koordynacyjna w formie zebrania odbyła się dnia ..... 2014... 10... 13..... w Zespole Obsługi Koordynacji Dokumentacji Projektowej w Wydziale Geodezji i Katastru, ul. Czajewicza 20, 05-500 Piaseczno.

Uzgodnienia usytuowania sieci uzbrojenia terenu podlega wytyczeniu i geodezyjnej inwentaryzacji powykonawczej przed ich zakryciem przez jednostki wykonawstwa prac geodezyjnych zgodnie z art. 43 ustawy z dnia 7 lipca 1994 r. Prawo budowlane. (Dz.U. z 2013 poz. 1409, z późn. zm.)

z up. Starosty Piaseczyńskiego  
Przewodniczący Narady Koordynacyjnej  
dr inż. Monika Jaroszevska  
Geodeta Powiatowy

CEK 6630, 10.10.2014 (sygn. dokumentu)

W granicach rezerwatu przyrody UROCYSKO STEPHANA kanalizację wykonaj metodą przewiertu sterowanego lokalizując komorę startową i końcową poza granicami rezerwatu

Pas rezerwatu przyrody - ułożenie rurociągu metodą przewiertu sterowanego.

AGENCJA TECHNIK EKOLOGICZNYCH I REALIZACJI INWESTYCJI					
mkm PERFEXT Sp. z o.o. z siedzibą w Krakowie					
ul. Rzemieślnicza 1, 30-363 Kraków					
Zamawiający:	Przedsiębiorstwo Wodociągów i Kanalizacji w Piasecznie Sp. z o.o. z siedzibą w Piasecznie przy ul. Żeromskiego 39, 05-500 Piaseczno	Stadium dokum.:	PB	Branża:	Kanalizacyjna
Zadanie:	"Opracowanie projektu budowlanego i wykonawczego kanalizacji sanitarnej oraz sieci wodociągowej w Pilawie, Orzeszynie i Chojnowie, gm. Piaseczno"				
Nazwa rysunku:	<b>PROJEKT ZAGOSPODAROWANIA TERENU DLA PROJEKTOWANEJ SIECI KANALIZACYJNEJ.</b>				
Imię i nazwisko:	Specjalność:	Nr uprawnień:	Podpis:	Data:	Skala:
mgr inż. Wojciech Korona	instalacyjna	SW/0176/PZO/S/12		10.2014r.	1:1000
Sprawdził: mgr inż. Jacek Kłobuch	instalacyjna	upr. 31183		10.2014r.	
mgr inż. Andrzej Jacewski	sekcja instalacyjna	KL-215/89		10.2014r.	
mgr inż. Jan Ciesła-Fijałkowski	sekcja instalacyjna	KL-632/94		10.2014r.	
mgr inż. Agnieszka Świątek				10.2014r.	
mgr inż. Wilhelm Kasowski				10.2014r.	
mgr inż. Anna Juszczyk				10.2014r.	
					2.2